

ERFGRENS

HOET MET PLESTERWERK

STEEN

HOET

POMPUT

HEMELWATER

OVERLOOP LEIDING POMPUT DOW

FECALIEN

GRONDKABEL ELEKTRA

GRONDELEIDING WATERLEIDING

CONTOLEPUT RIOLERING HEMELWATER

AARDELEKTRODEN

HEMELWATER VERTICAAL

ENTREE

METERKAST ELEKTRA

TUSSENMEETERKAST ELEKTRA

BRANDBLUSSEUR

GASMETER

POMPUT

AFSLUITKRAAN

AFSLUITKRAAN EN WATERMETERS

AFSLUITKRAAN IN WATERLEIDINGNET

LUIK IN VLOER

IN DE GERT VAN DER PUYSTRAAT

IN DE GERT VAN DER PUYSTRAAT


IN DE GERT VAN DER PUYSTRAAT

IN DE GERT VAN DER PUYSTRAAT

IN DE GERT VAN DER PUYSTRAAT

IN DE GERT VAN DER PUYSTRAAT

IN DE GERT VAN DER PUYSTRAAT

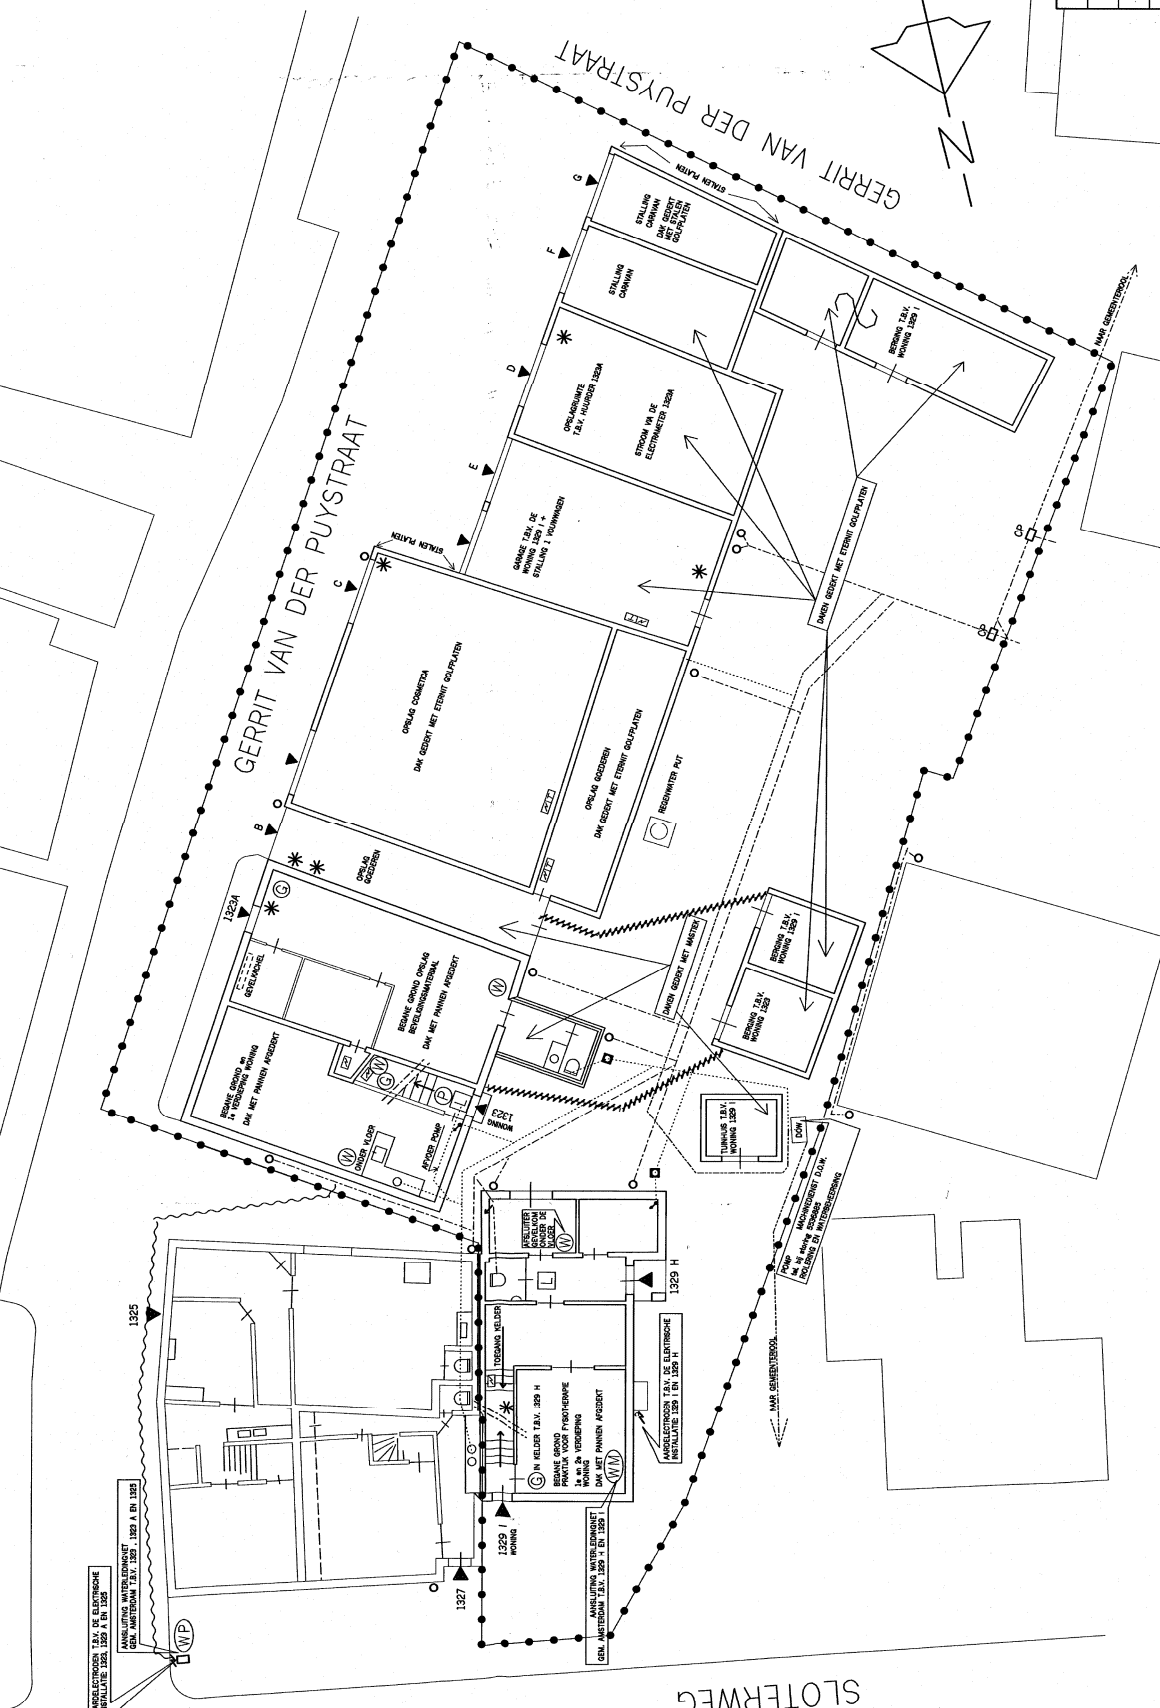

VOOR PLATTEGROND 1E VERDIEPING WONING 1323 ZIE TEKENING SL. 02

VOOR BIJTEKENING NO. 1329 H EN 1329 I ZIE TEKENING SL. 03

VOOR INSTALLATIES ZIE BLAD SL. 01 A

HET LEIDING BELOEP IN HET TERREIN IS QUI LIGGEN IN HET EXACT AANGEGEVEN

PERCEEL ERVEN SCHELLES SLOTERWEG 1329 en 1323 AMSTERDAM - SLOTEN

KADASTRAAL BEKEND SECTIE F PERCEELNUMMERS 927, 1288 en 2584

datum : 29.03.1995 gewijzigd : 31.01.1997 formaat : CA. 1:100

ontwerper : P.H. Buis schaal : 1:1000

grootte : 15.00 x 10.00

tek. nr.: SL. 01